



RZUT POZIOMU ±0,00

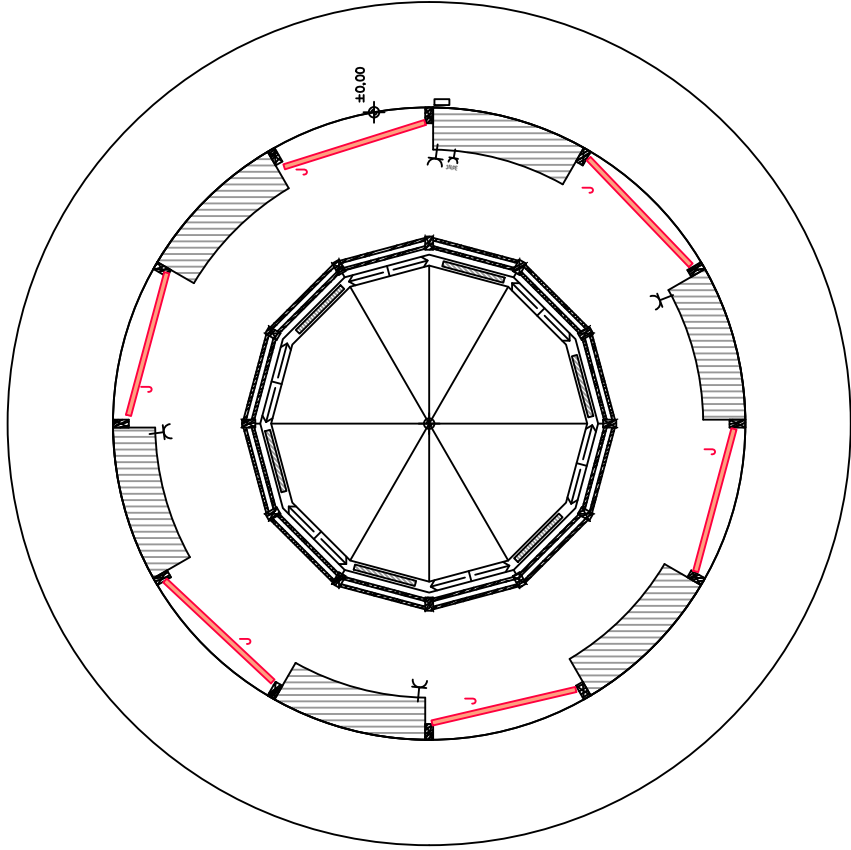

RZUT DACHU

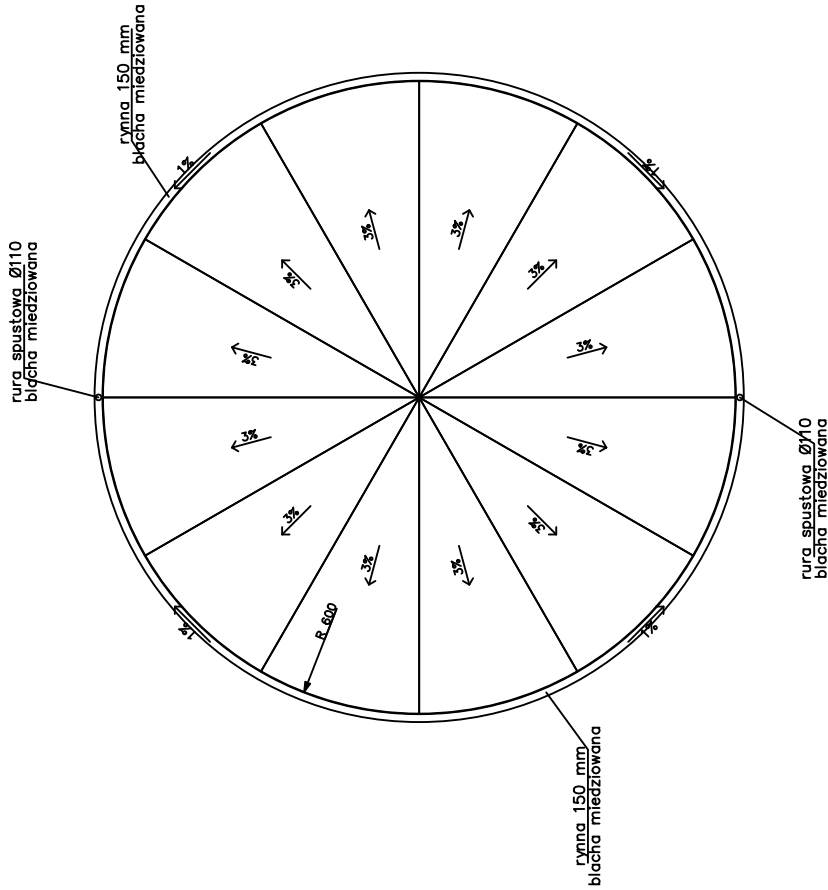

PROJ. OŚWIELENIE:

- J oprawa zew. LED – 6219 Lm
IP66; klasa korozyjności C5; 230V on/off 6 szt
- X gniazdo jednofazowe 230V; n/t IP44; hmont 0,5m
- E gniazdo 3–fazowe 16A; n/t IP44 hmont 0,5 m

Rysunek ten podlega ochronie prawnej zgodnie z przepisami Ustawy z dnia 04.02.1994 o prawie autorskim i prawach pokrewnych. Powielanie oraz wykorzystywanie rysunku bez zgody autora jest zabronione

temat: Projekt wykonawczy zagospodarowania terenu rekreacyjnego wraz z budową stawu i infrastrukturą techniczną w ramach zadania "Zagospodarowania terenów zdegradowanych w wyniku działalności przemysłowej w rejonie Ciszowa w Imielinie" 41–407 Imielin, ul. Imielińska działki nr: 655, 656, 657, 658, 659, 660, 663, 673

inwestor: Gmina Imielin, 41–407 Imielin, ul. Imielińska 81
rys. Wiatła grilowa; Instalacja oświetlenia i gniazdz 1.

branża: ELEKTRYCZNA	Nr upr.	Podpis
data: 11. 2023	mgr inż Paweł Szydło	
skala: 1:100	mgr inż. Piotr Hepa	
SLK/5753/PWBE/15	SLK/1774/P00E/07	



studio projektow
główna, głównego
nr rys.

E–04